

ADRES INWESTYCJI:
APARTAMENTY SOLIPSKA
ul. Solipska
02-482 Warszawa-Włochy


NAZWA RYSUNKU:
INWENTARYZACJA

DANE INWESTORA:
MICHAŁ HOŁUBOWICZ
tel. 501 506 235
@holubowiczmichal@gmail.com

DANE ARCHITEKA:
ZUZANNA PAŁYSKA
tel. 516 152 839
@zuzannapalyska@gmail.com

SKALA: 1:50 NR RYS.: 001

DATA: 2023-10-05

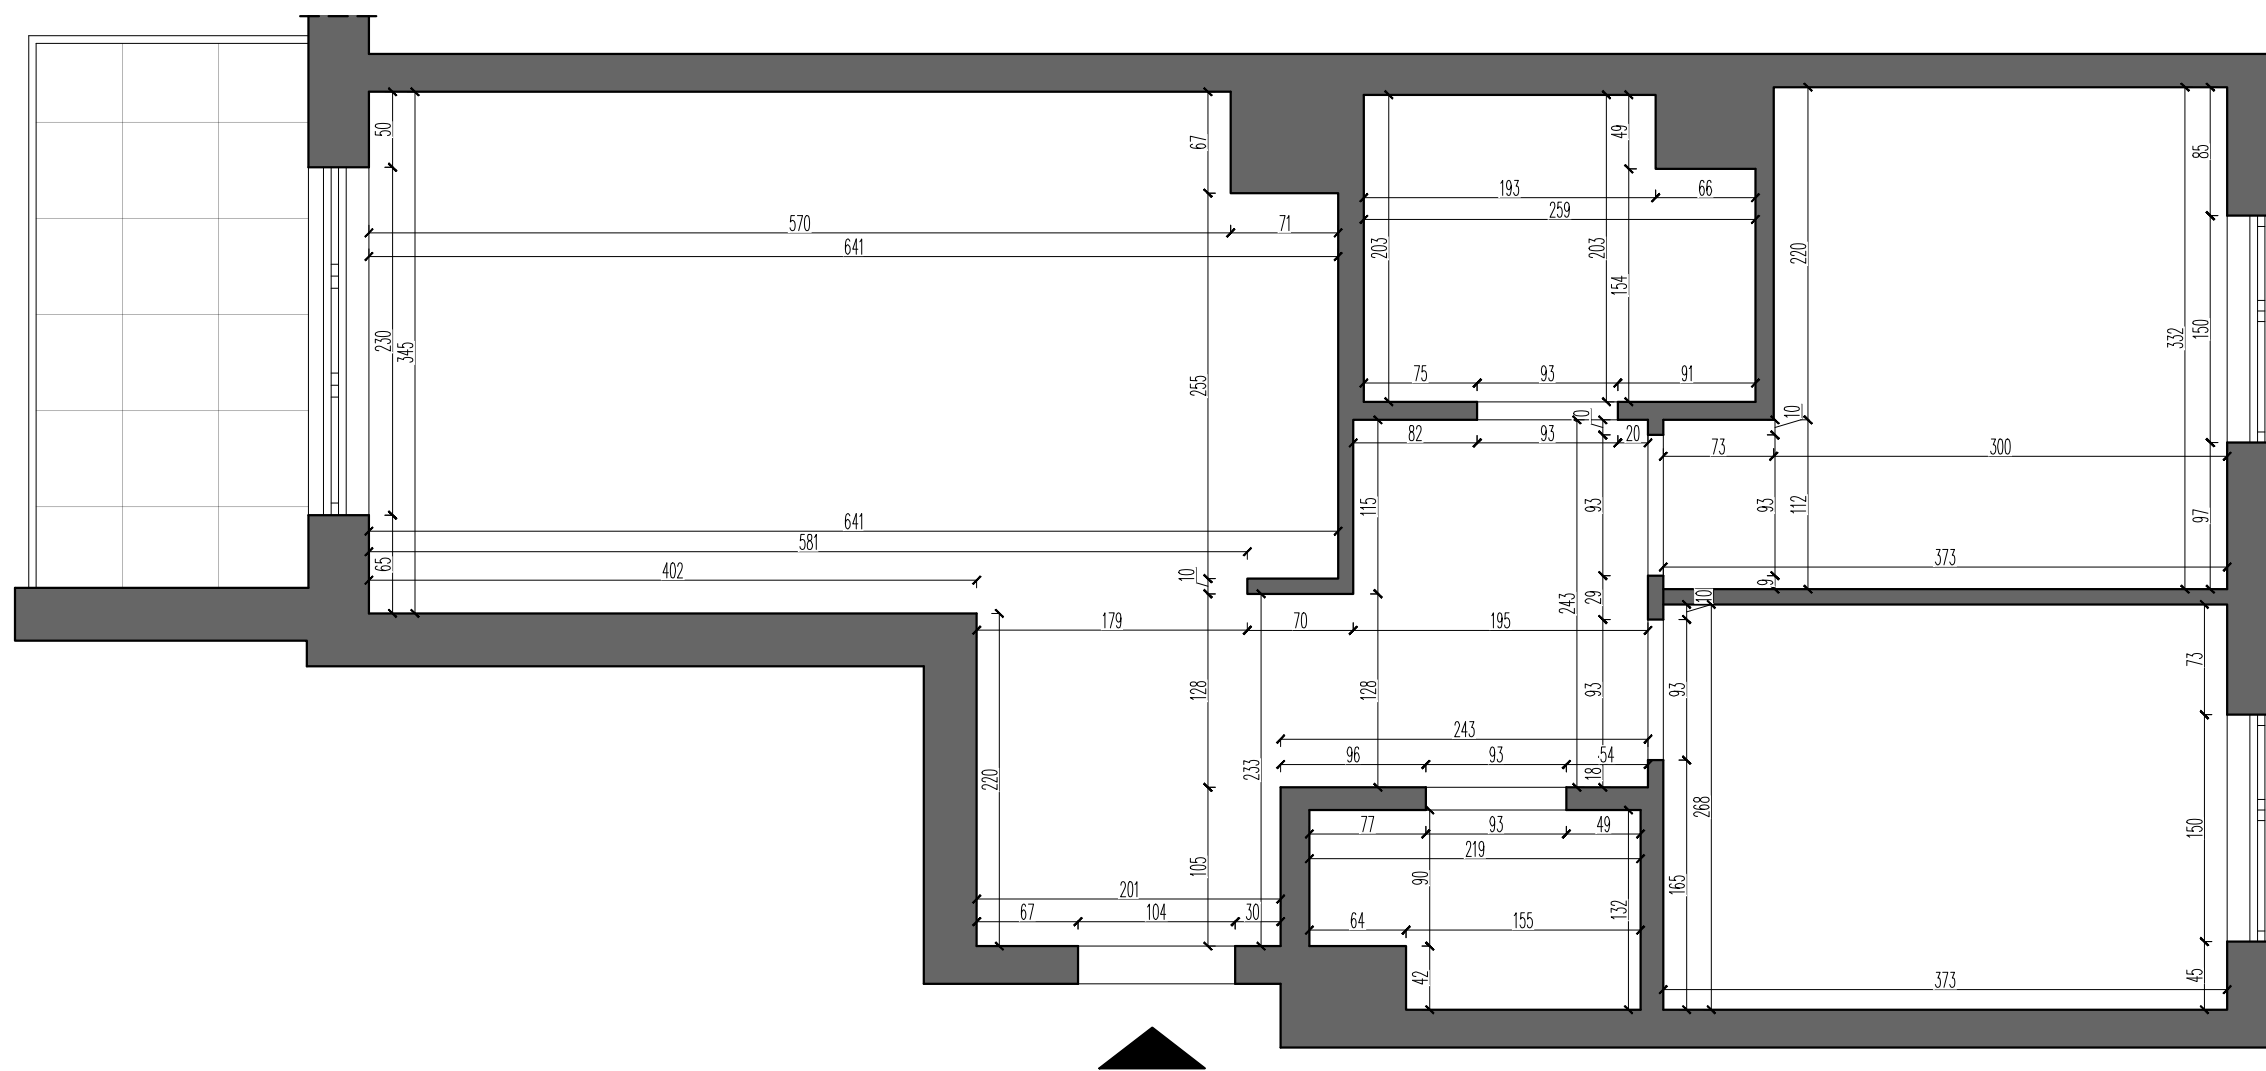

ADRES INWESTYCJI:
 APARTAMENTY SOLIPSKA
 ul. Solipska
 02-482 Warszawa-Włochy

NAZWA RYSUNKU:
 ARANŻACJA

DANE INWESTORA:
 MICHAŁ HOŁUBOWICZ
 tel. 501 506 235
 @holubowiczmichal@gmail.com

DANE ARCHITEKA:
 ZUZANNA PAŁYSKA
 tel. 516 152 839
 @zuzannapalyska@gmail.com

SKALA: 1:50 NR RYS.: 001

DATA: 2023-10-05

wnęka pod prysznicem na kosmetyki w przedściance z GK

zestaw prysznicowy podtynkowy z deszczownicą

pionowe podświetlenie LED

lustro wykonane na zamówienie na równo z płytkami

umywalka nabladowa o wym. 50x40cm oraz bateria umywalkowa podtynkowa

sufity wieszak na ręczniki

miska podwieszana na szelazhu Ceberit Slim podświetlana przedścianka z GK

stoliki nocne wykonane na zamówienie rama łózka wykonana na zamówienie pod materac 160x200cm

pozioma roleta okienna

zabudowa stolarska wykonana na zamówienie - szafa na całą wysokość pomieszczenia

zabudowa stolarska wykonana na zamówienie - szafa na całą wysokość pomieszczenia

dywan, wym. 160x230cm

zastony zaciemniające stolik pomocniczy

krzesła tapicerowane lampa podłogowa

elektryczny ekran projekcyjny sztukateria ścienna

lustro zabudowa meblowa wykonana na zamówienie na całą wysokość pomieszczenia

dywan o wym. 80x200cm stolik pomocniczy

pralka o ładowności max 4kg

rozkładana sofa o dt. max 220cm

zabudowa meblowa wykonana na zamówienie na całą wysokość pomieszczenia

górne szafki kuchenne

ukryta półka otwarta w słupku kuchennym z piekarnikiem i mikrofalą

grzejnik dekoracyjny plakat w ramie, wym. 100x150cm

kinkiet ścienny

sofa nierozkładana Westwing - Lennon

zastony oraz firany na jednej podwójnej szynie sufitowej ukrytej za maskownicą do karniszy

dywan 200x300cm

set dwóch stolików kawowych

blat stołu jadalnego wraz z podstawą wykonany na zamówienie

szafka RTV, stojąca, szuflady, wykonana na zamówienie

podświetlana przedścianka z GK

telewizor wiszący na ścianie, kable w tunelu


jednostka wewnętrzna klimatyzacji

regał wiszący na wino

lamele z płyty laminowanej klejone do płyty

suszarka elektryczna nad nią drążek

zabudowa meblowa wykonana na zamówienie; ściana podzielona na dwa segmenty - pierwszy dwa skrzydła szafy w stylu loftowym oraz drugi segment z siedziskiem, miejscem na podręczne odkładanie kurtek i akcesorii

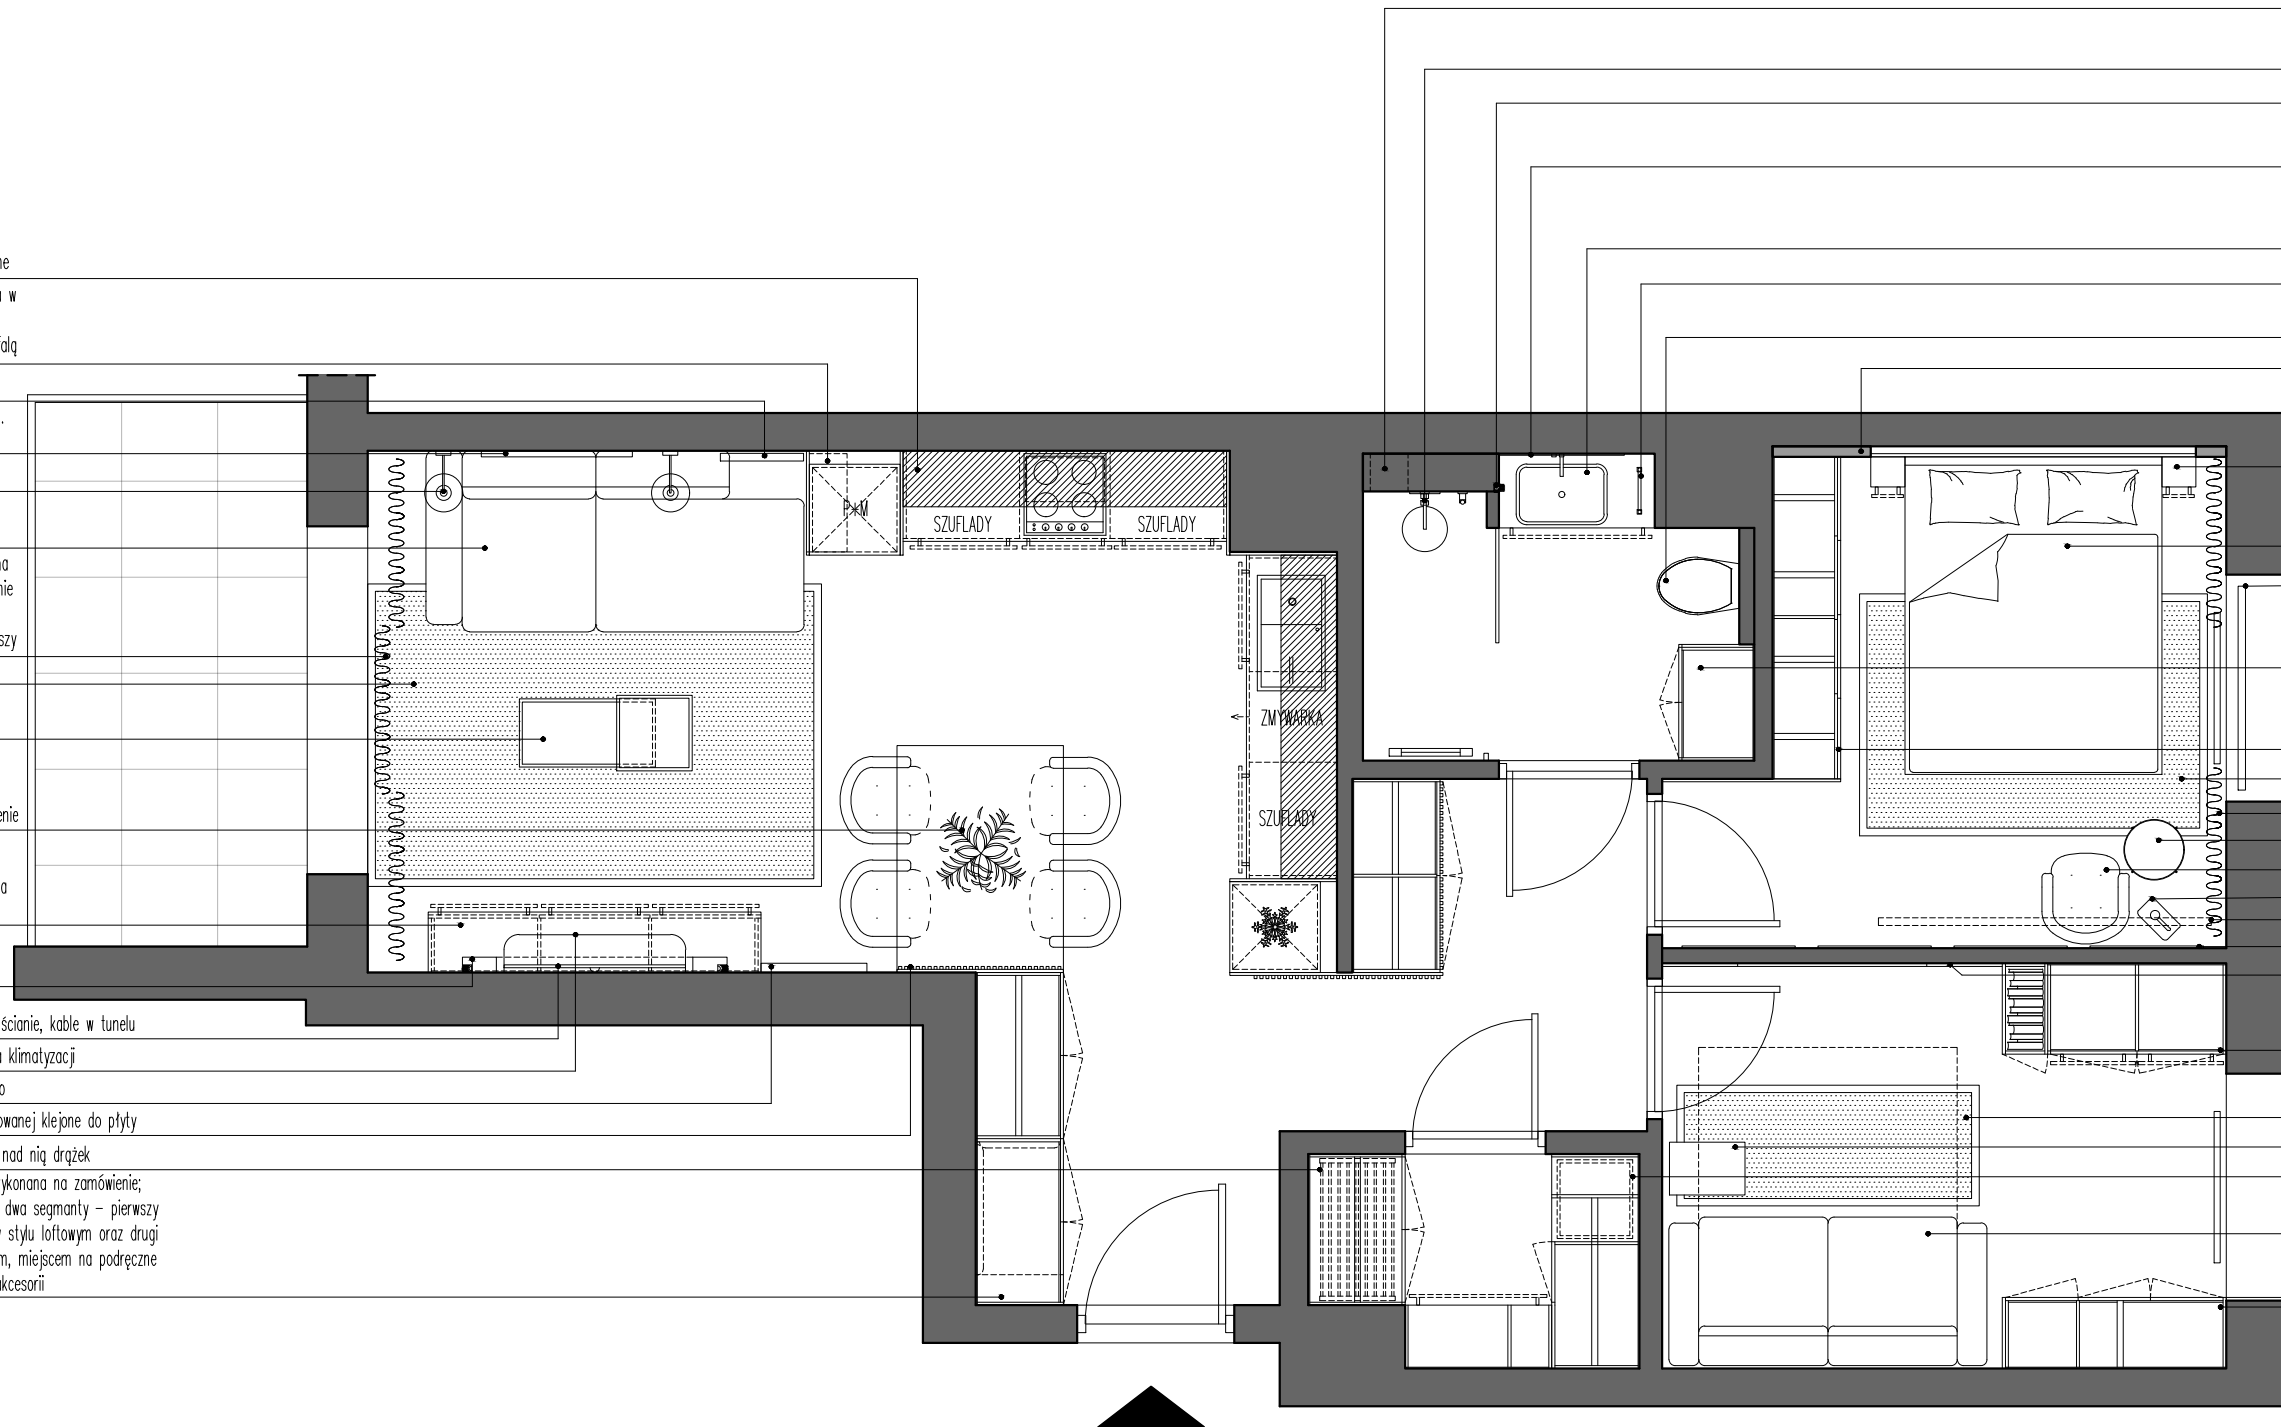

ADRES INWESTYCJI:
APARTAMENTY SOLIPSKA
ul. Solipska
02-482 Warszawa-Włochy


NAZWA RYSUNKU:
ZMIANY LOKATORSKIE

DANE INWESTORA:
MICHAŁ HOŁUBOWICZ
tel. 501 506 235
@holubowiczmichal@gmail.com

DANE ARCHITEKA:
ZUZANNA PAŁYSKA
tel. 516 152 839
@zuzannapalyska@gmail.com

SKALA: 1:50 NR RYS.: 003

DATA: 2023-10-05

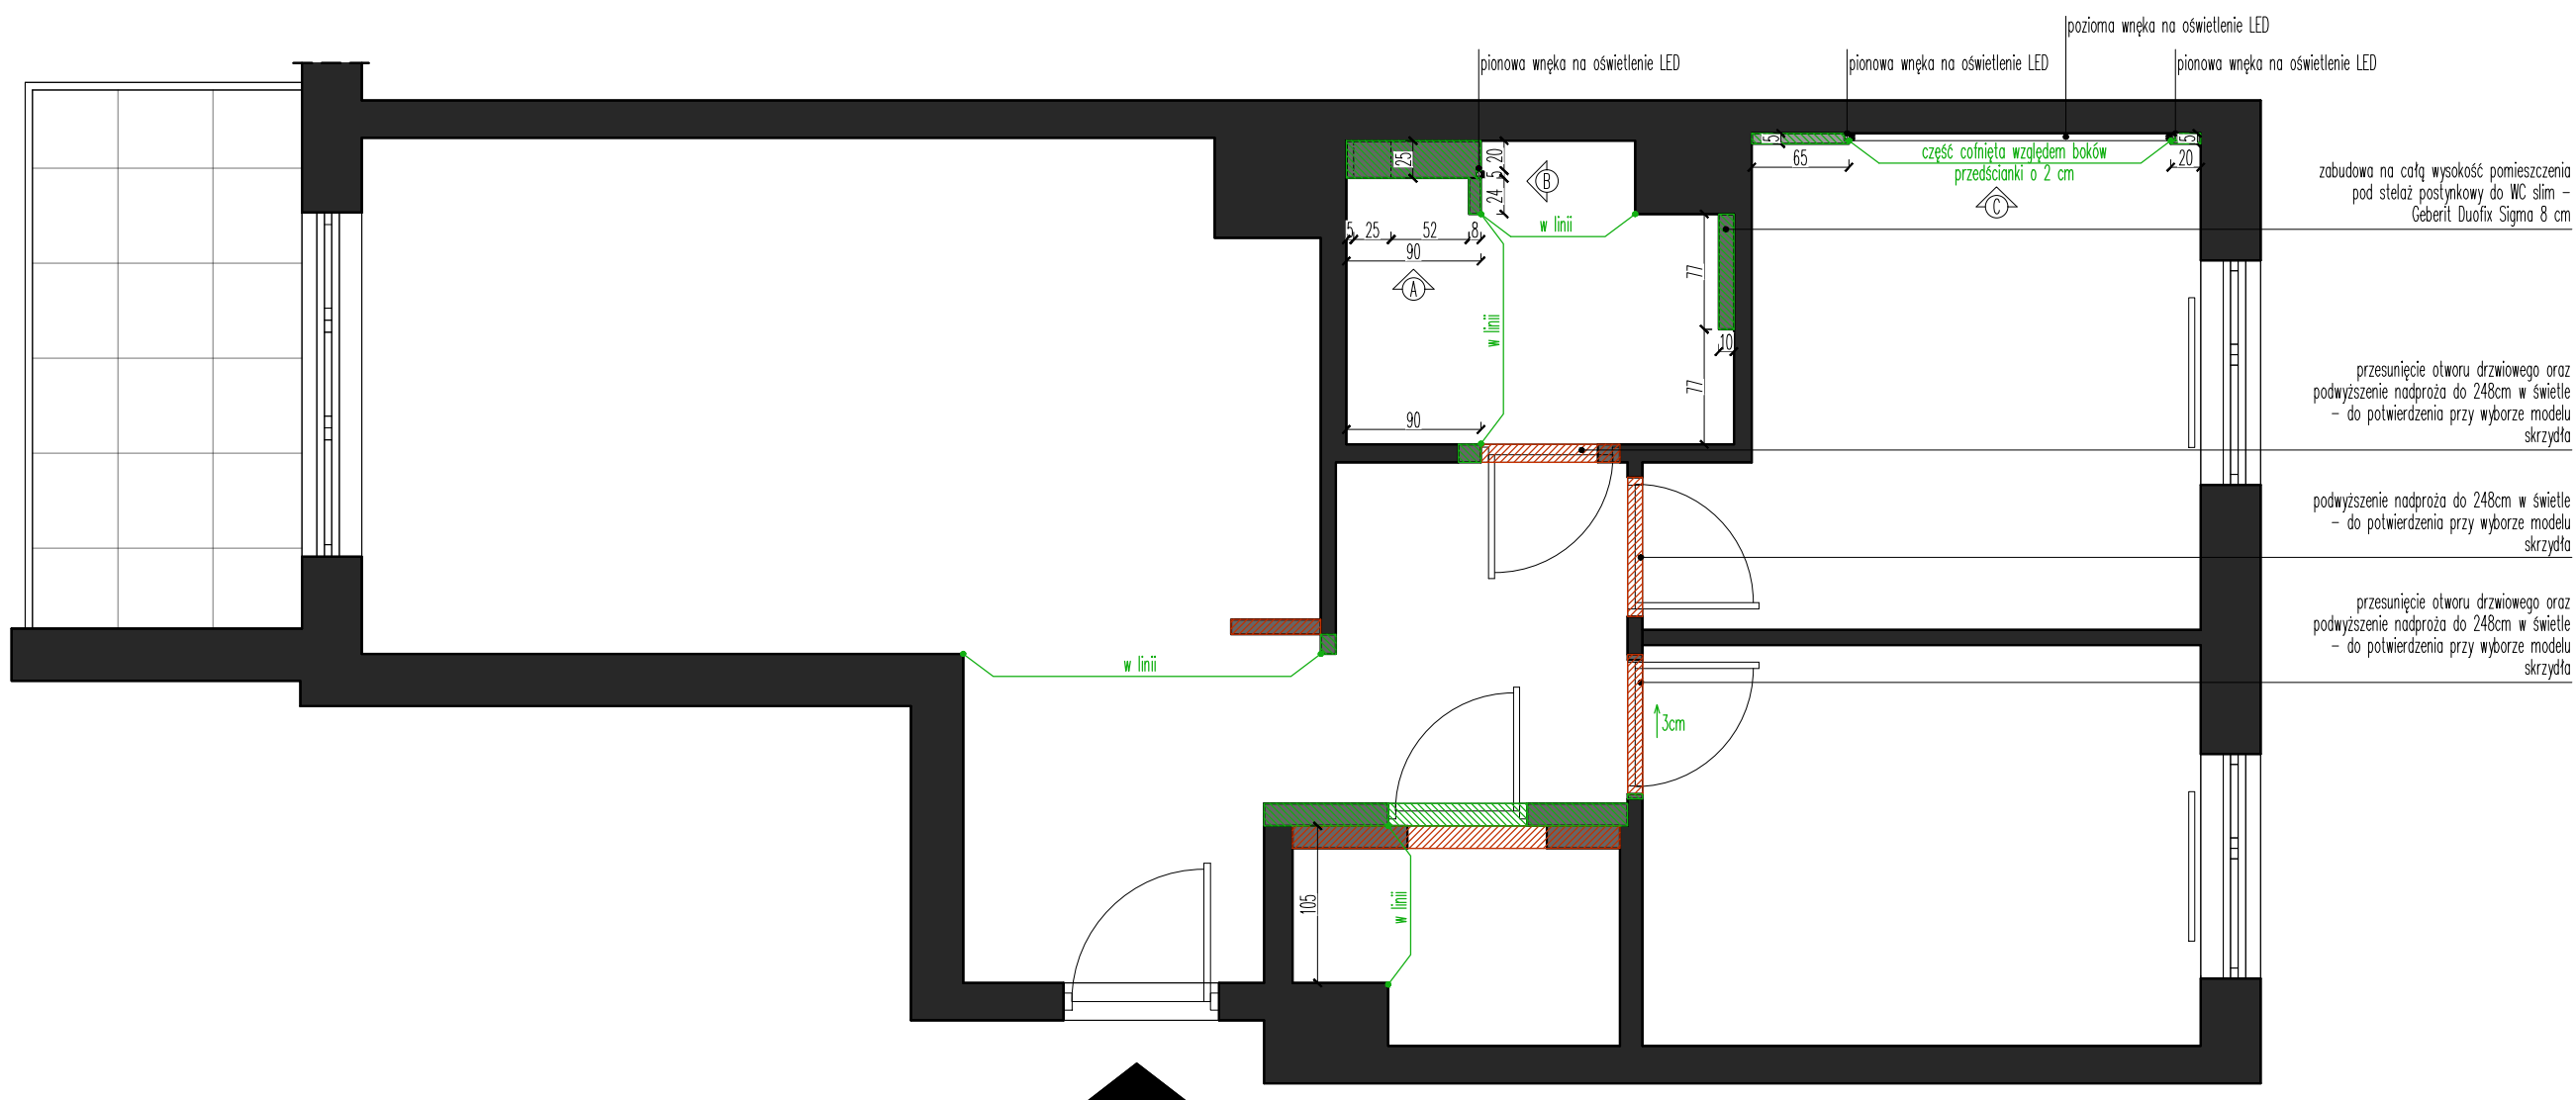

zabudowa na całą wysokość pomieszczenia pod stelaż postynkowy do WC slim - Geberit Duofix Sigma 8 cm

przesunięcie otworu drzwiowego oraz podwyższenie nadproża do 248cm w świetle - do potwierdzenia przy wyborze modelu skrzydła

podwyższenie nadproża do 248cm w świetle - do potwierdzenia przy wyborze modelu skrzydła

przesunięcie otworu drzwiowego oraz podwyższenie nadproża do 248cm w świetle - do potwierdzenia przy wyborze modelu skrzydła

ADRES INWESTYCJI:
APARTAMENTY SOLIPSKA
ul. Solipska
02-482 Warszawa-Włochy


NAZWA RYSUNKU:
HYDRAULIKA

DANE INWESTORA:
MICHAŁ HOŁUBOWICZ
tel. 501 506 235
@holubowiczmichal@gmail.com

DANE ARCHITEKA:
ZUZANNA PAŁYSKA
tel. 516 152 839
@zuzannapalyska@gmail.com

SKALA: 1:50 NR RYS.: 004

DATA: 2023-10-05

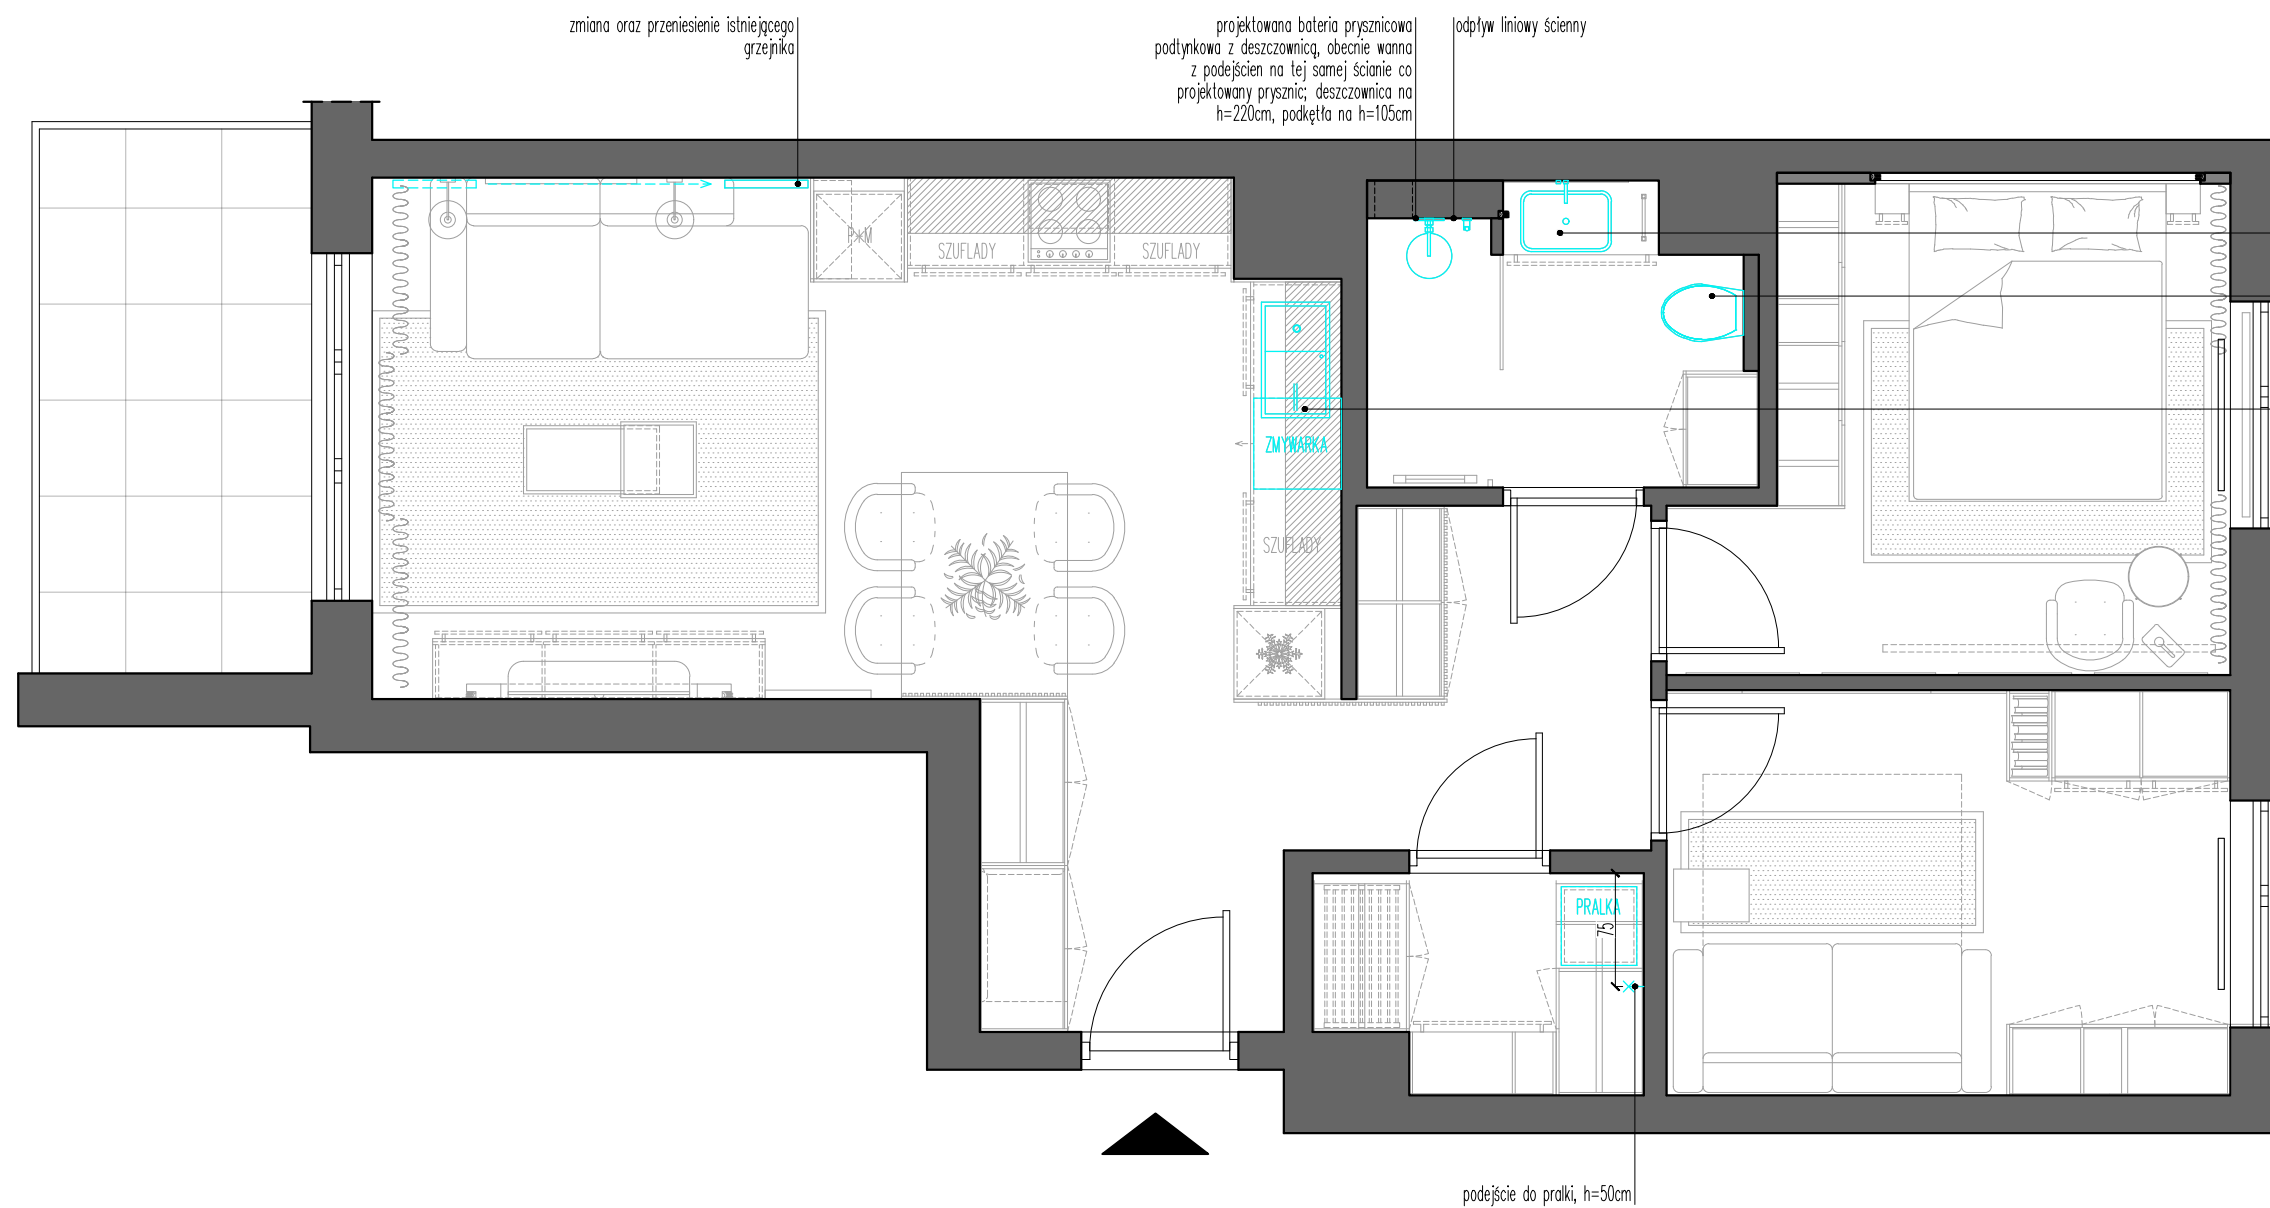

ADRES INWESTYCJI:
 APARTAMENTY SOLIPSKA
 ul. Solipska
 02-482 Warszawa-Włochy

NAZWA RYSUNKU:
 ELEKTRYKA

DANE INWESTORA:
 MICHAŁ HOŁUBOWICZ
 tel. 501 506 235
 @holubowiczmichal@gmail.com

DANE ARCHITEKA:
 ZUZANNA PAŁYSKA
 tel. 516 152 839
 @zuzannapalyska@gmail.com

SKALA: 1:50 NR RYS.: 005


DATA: 2023-10-05

LEGENDA

- pionowe oświetlenie LED
- oświetlenie LED
- ⊗ natynkowe lampy sufitowe
- ⊗ oprawy oświetleniowe typu "oczek"; podtynkowe lub natynkowe
- - - linia sufitu podwieszonego
- ⌚ kinkiet ścienny
- ⌚ gniazdo elektryczne z uzziemieniem
- int gniazdo internetowe
- tv gniazdo telewizyjne
- ⌚ włącznik pojedynczy
- ⌚ włącznik podwójny
- ⌚ włącznik pojedynczy schodowy
- ⌚ czujka ruchu
- ⌚ sterownik od temperatury
- ⌚ domofon
- ⌚ tunel kablowy
- W włącznik wentylacji

UWAGA

1. Każdy włącznik nieopisany na h=120cm w osi.
2. Każde gniazdo nieopisane na h=30cm w poziomie.
3. W przypadku kolumny włączników nieopisanych w pionie oś najwyższego na h=120cm.
4. W przypadku kolumny gniazd nieopisanych poniżej włączników, zakładamy ich lokalizację pionową oraz h=30cm do osi najniższego z gniazd.

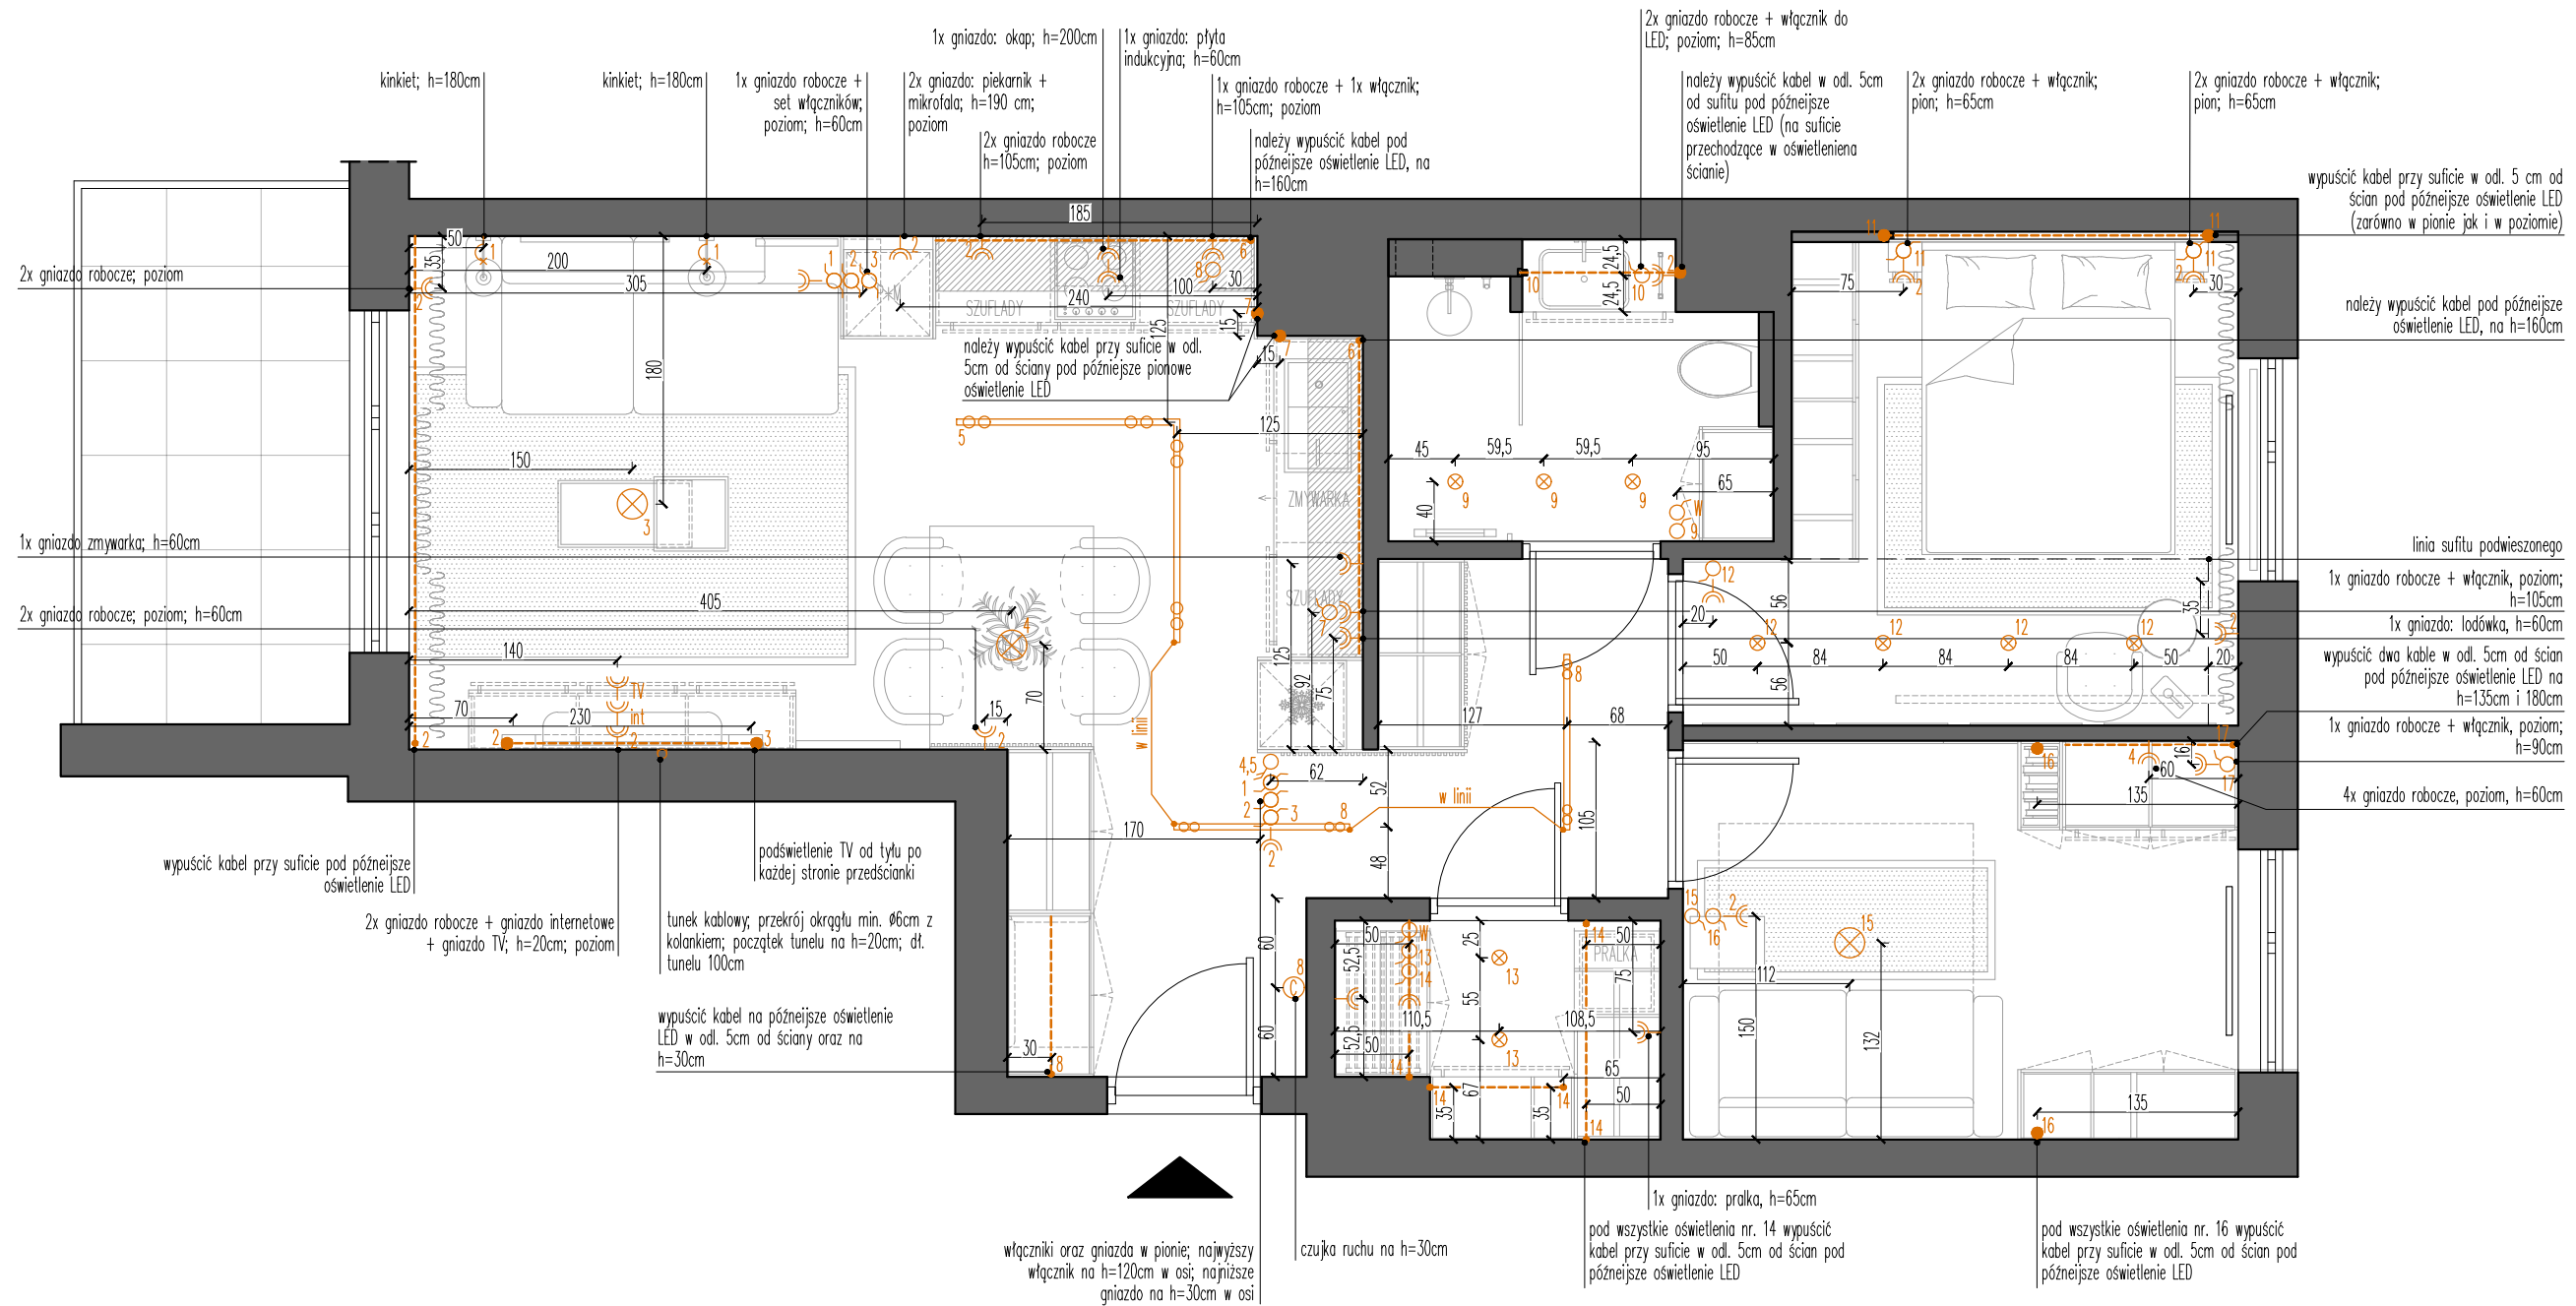

ADRES INWESTYCJI:
APARTAMENTY SOLIPSKA
ul. Solipska
02-482 Warszawa-Włochy

NAZWA RYSUNKU:
SUFIITY PODWIESZONE

DANE INWESTORA:
MICHAŁ HOŁUBOWICZ
tel. 501 506 235
@holubowiczmichal@gmail.com

DANE ARCHITEKA:
ZUZANNA PAŁYSKA
tel. 516 152 839
@zuzannapalyska@gmail.com

SKALA: 1:50 NR RYS.: 006

DATA: 2023-10-05

LEGENDA

- listwa maskująca do karniszy - produkt do zaszpachlowania
- sufit obniżony o 20cm

